


SCHEMI QUADRO ELETTRICO PER ILLUMINAZIONE PUBBLICA
(NON IN SCALA)

SCHEMA UNIFILARE QUADRO ELETTRICO ILL. PUBBLICA

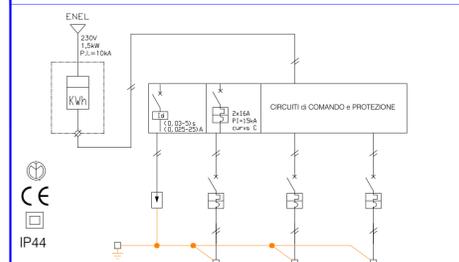


CIRCUITI	120 max	120 max	120 max
LUNGHEZZA LINEA (m)	47x1,15 = 541 W	24x1,15 = 276 W	20x1,15 = 230 W
POTENZA (kW)	0,541	0,276	0,230
INTERALTI e SEZIONI	2x6A	2x6A	2x6A
CONDUTTORI	2x6A	2x6A	2x6A
A. RINFORZO (di sezione)	C	C	C
FUSIBILI	2x6A	2x6A	2x6A
LINEA # POTENZA	1x6 CV	1x6 CV	1x6 CV
FORMAZIONE	NEV-K	NEV-K	NEV-K
CONDUTTORE	LINEA 1 (1x6x2,5)	LINEA 2 (1x6x2,5)	LINEA 3 (1x6x2,5)
DESTINAZIONE / UTENZA	LINEA 1 (1x6x2,5)	LINEA 2 (1x6x2,5)	LINEA 3 (1x6x2,5)

LEGENDA SIMBOLI GRAFICI




SCHEMA FUNZIONALE CIRCUITO DI COMANDO QUADRO ELETTRICO ILLUMINAZIONE PUBBLICA

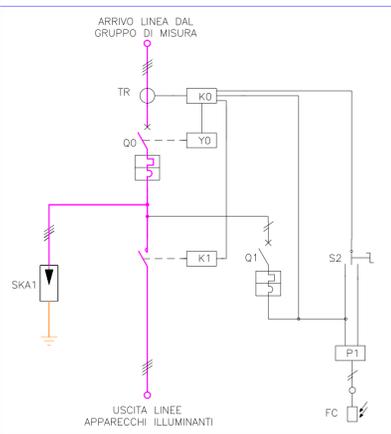


LEGENDA

SIGLA	DESCRIZIONE
Q0	Interruttore generale
Q1	Interruttore ausiliari
TR	Toroidi differenziale
KO	Differenziale a riarmo automatico
K1	Contattore di linea
Y0	Bobina di sgancio
S2	Selettore accensione impianto man./aut.
P1	Interruttore crepuscolare
FC	Fotoresistenza crepuscolare
SKA1	Scaricatore di sovratensione

PARTICOLARE QUADRO ELETTRICO
(SCALA 1:10)

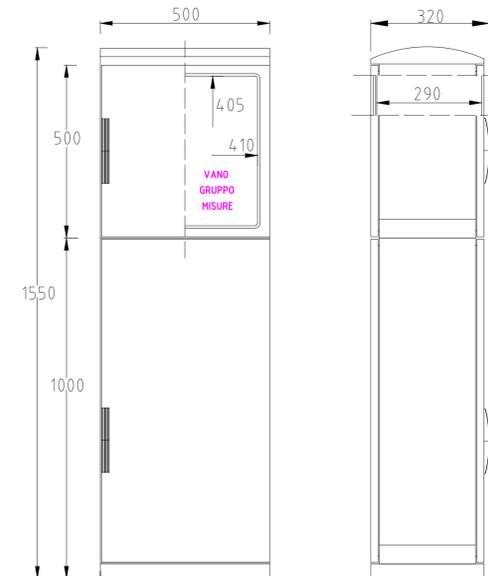


puntale conico D.60-28#3

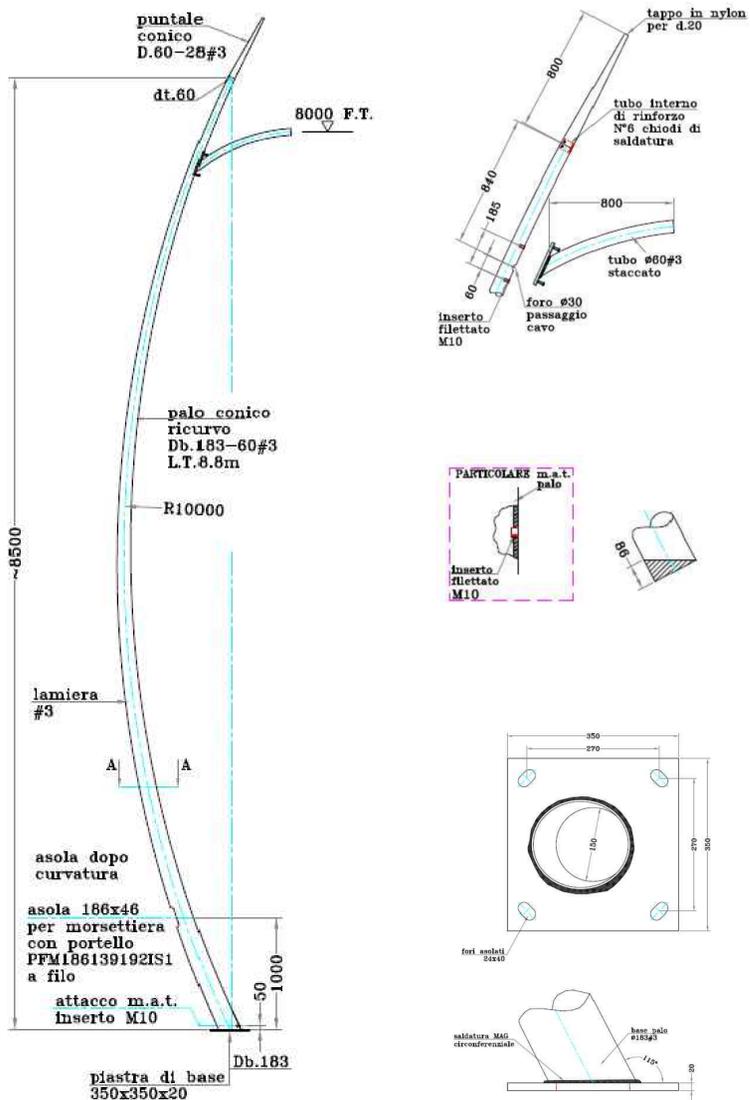

PARTICOLARE LAMPIONI DI ARREDO URBANO
(NON IN SCALA)

Isolinee

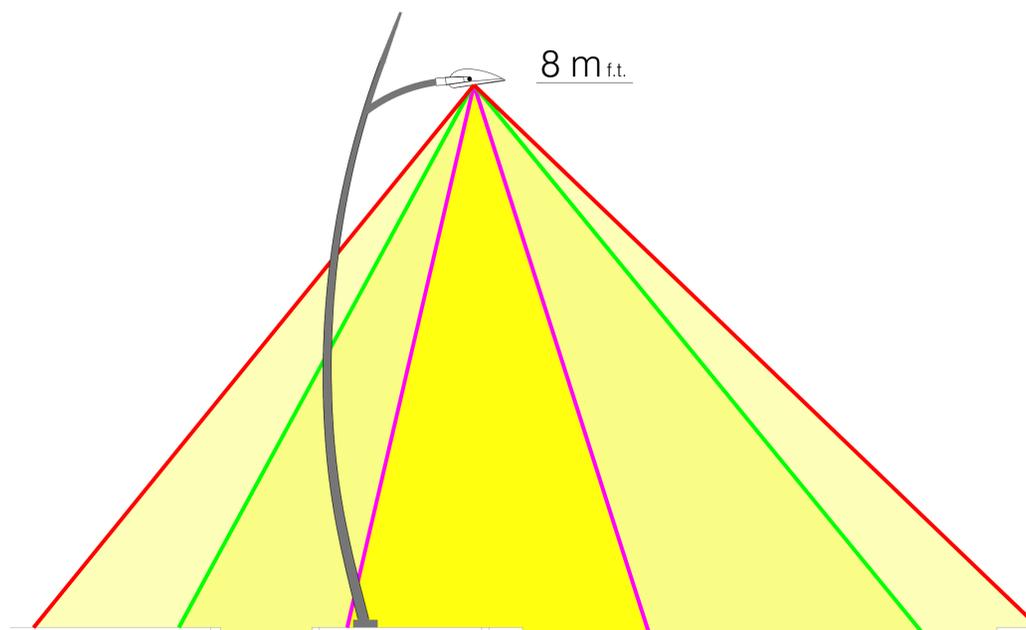

PARTICOLARE LAMPIONI
(SCALA 1:50)

COMUNE DI CHIOGGIA
CITTA' METROPOLITANA DI VENEZIA

PIANO URBANISTICO ATTUATIVO

AREA EX BATTERIA FORTE PENZO_AMBITO 2
PROGETTO SPECIALE N.6

Ditte:
Tiozzo Caenazzo Fabrizio C.F. TZZFRZ55S29C638F
Tiozzo Caenazzo Anzolin Orazio C.F. TZZRZO33M04C638K
Tiozzo Caenazzo Anzolin Marino C.F. TZZMRN41C17C638L
Tiozzo Caenazzo Lucia C.F. TZZLCU58S69C638P

Coordinamento:
NAOS ARCHITETTURA S.C.
Viale Venezia n°7,
30015 Chioggia - VE
P.I. 04091700270
info@naosarchitettura.it
+39 0418876900

Progettista:
Arch. Daniel Tiozzo Fasiolo

Partner:



Consulenti:



Progettista:
Arch. Alberto Vianello

PROGETTO elaborato:
PROGETTO
ILLUMINAZIONE PUBBLICA-PARTICOLARI COSTRUTTIVI
Scale Varie

cod.:

35



Rev. N.	Data	Note	Redatto	Controllato	Approvato
01	27.07.2018	Emissione			